


埋立場平面図

S=1:2,000

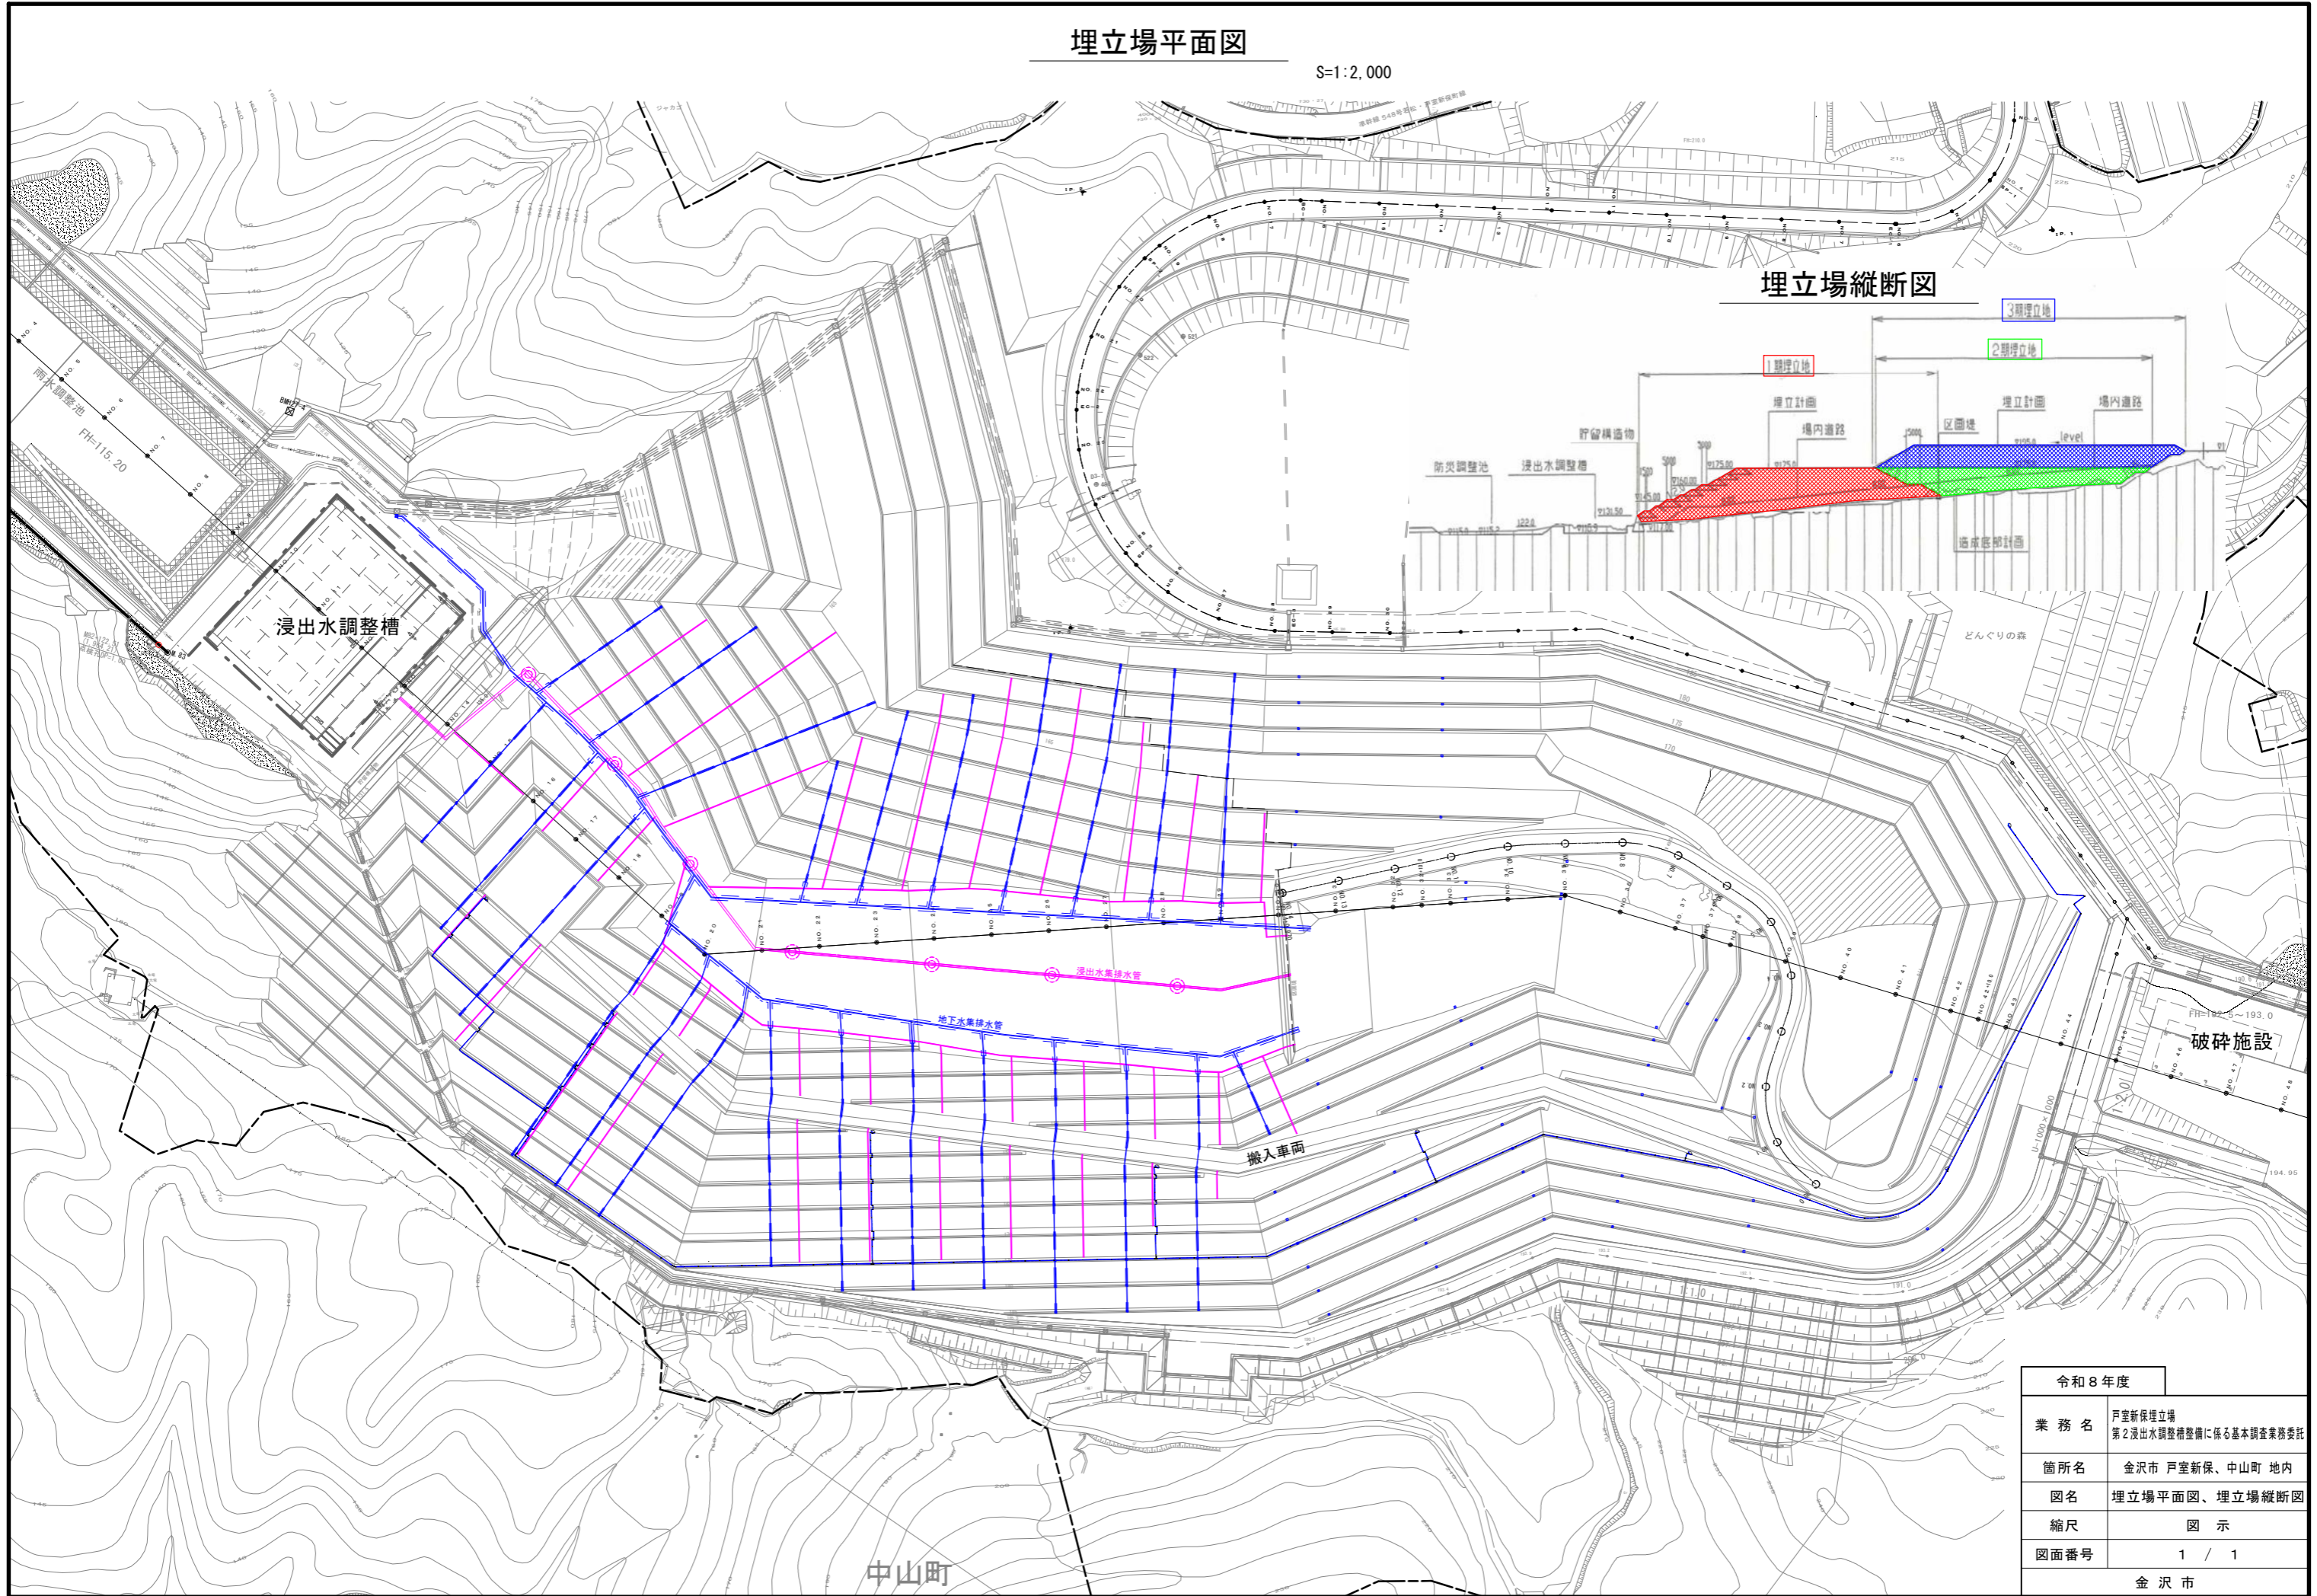

令和8年度	
業務名	戸室新保埋立場 第2浸出水調整槽整備に係る基本調査業務委託
箇所名	金沢市 戸室新保、中山町 地内
図名	埋立場平面図、埋立場縦断面図
縮尺	図示
図面番号	1 / 1
金沢市	